



จัดซื้อเครื่องกำเนิดไฟฟ้า (โครงการจัดหาและติดตั้งเครื่องกำเนิดไฟฟ้าและอุปกรณ์ประกอบ  
ในสถานีสือบป้องกันน้ำท่วม อำเภอบางละมุง จังหวัดชลบุรี  
(สถานีสูบน้ำบ้านหนองกระบอก (SUMP 5)))

ลงชื่อ.....	ประธานกรรมการ	ลงชื่อ.....	กรรมการ	ลงชื่อ.....	กรรมการ
ลงชื่อ.....	กรรมการ	ลงชื่อ.....	กรรมการ	ลงชื่อ.....	กรรมการ



กรมโยธาธิการ

CONTRACTOR:

PROJECT NAME:

โครงการสร้างห้วางเครื่องกำเนิดไฟฟ้า เครื่องกำเนิดไฟฟ้า ขนาด 800 กิโลวัตต์

LOCATION :

สถานีสูบน้ำหนองกระเทียม (SUMP 5)

ELECTRICAL ENGINEER :

DATE :

CIVIL ENGINEER :

DRAWING TITLE

แปลนติดตั้งเครื่องกำเนิดไฟฟ้า 800 กิโลวัตต์

DATE : 30-06-2564

REVISION :


NO DATE BY DESCRIPTION

DRAWING NO. EE - 01

CHECK BY:

APPROVED BY: Kaem . C

FILENAME:

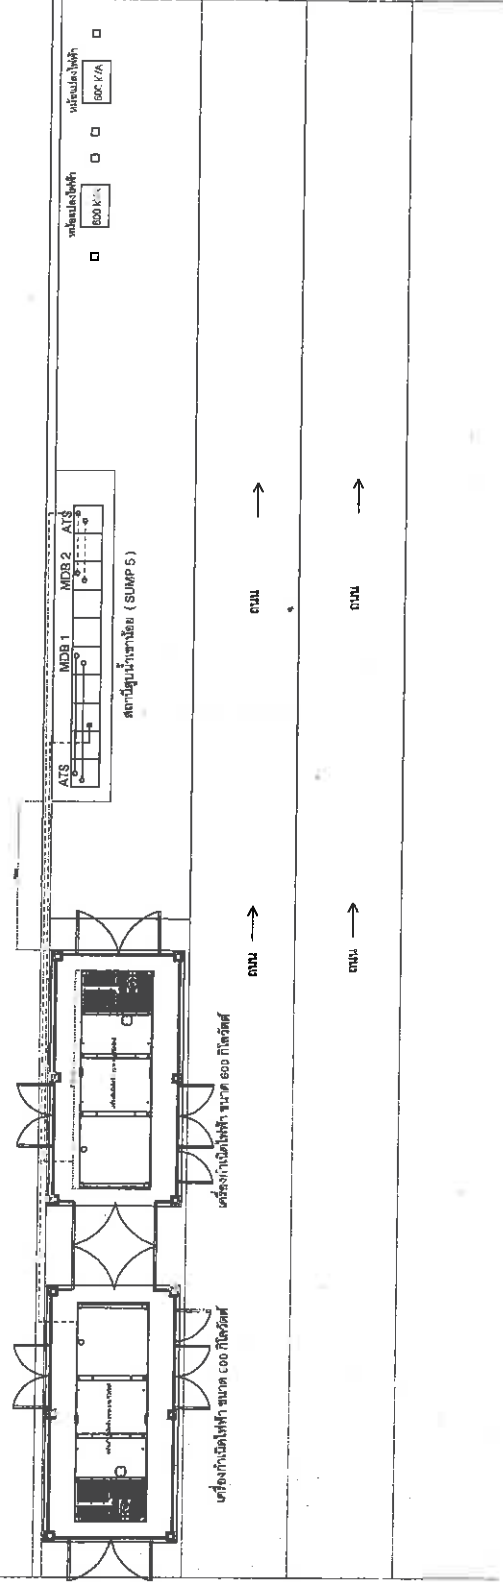

ลงชื่อ.....**Prasert**.....กรรมการ  
 ลงชื่อ.....**Wattana**.....กรรมการ  
 ลงชื่อ.....**Wattana**.....กรรมการ  
 ลงชื่อ.....**Wattana**.....กรรมการ



โครงการ : .....

CONTRACTOR : .....

PROJECT NAME : .....

โครงการติดตั้งระบบเครื่องกำเนิดไฟฟ้า  
เครื่องกำเนิดไฟฟ้า ขนาด 600 กิโลวัตต์

LOCATION : .....

สถานที่บ้านหนองกระบอก ( SUMP 5 )

ELECTRICAL ENGINEER : .....

DATE : .....

CIVIL ENGINEER : .....

DRAWING TITLE : .....

DATE : 9-11-2564


REVISION : .....

DRAWING NO. : EE - 02


CHECK BY : .....

APPROVED BY : Kasem C

FILE NAME : .....

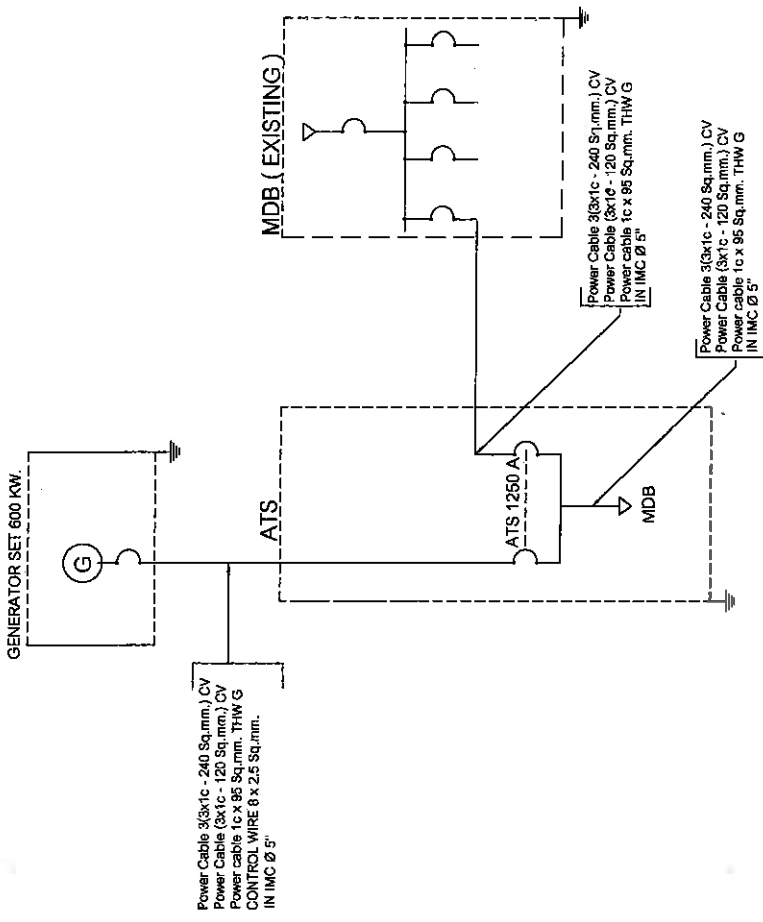

SINGLE LINE DIAGRAM

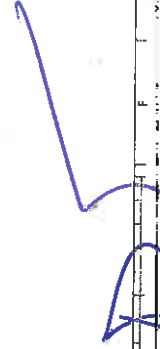

ลงชื่อ.....ประธานกรรมการ      ลงชื่อ.....กรรมการ      ลงชื่อ.....กรรมการ      ลงชื่อ.....กรรมการ

ลงชื่อ.....กรรมการ      ลงชื่อ.....กรรมการ      ลงชื่อ.....กรรมการ      ลงชื่อ.....กรรมการ



เจ้าของโครงการ :

CONTRACTOR:

PROJECT NAME:

เครื่องกำเนิดไฟฟ้า ขนาด 600 กิโลวัตต์  
โครงสร้างข้างโรงงานเครื่องกำเนิดไฟฟ้า

LOCATION :

สถานีสูบน้ำหนองกระบอก ( SUMP 5 )

ELECTRICAL ENGINEER :

DATE

CIVIL ENGINEER :

นายณัฐพล บุญแจ้ง กย.72789

DATE: 9-11-2564

REVISION :


NO	DATE	BY	DESCRIPTION

DRAWING NO.  
Sump U.  
CC-01


CHECK BY:

APPROVED BY: Kasem C

FILENAME:

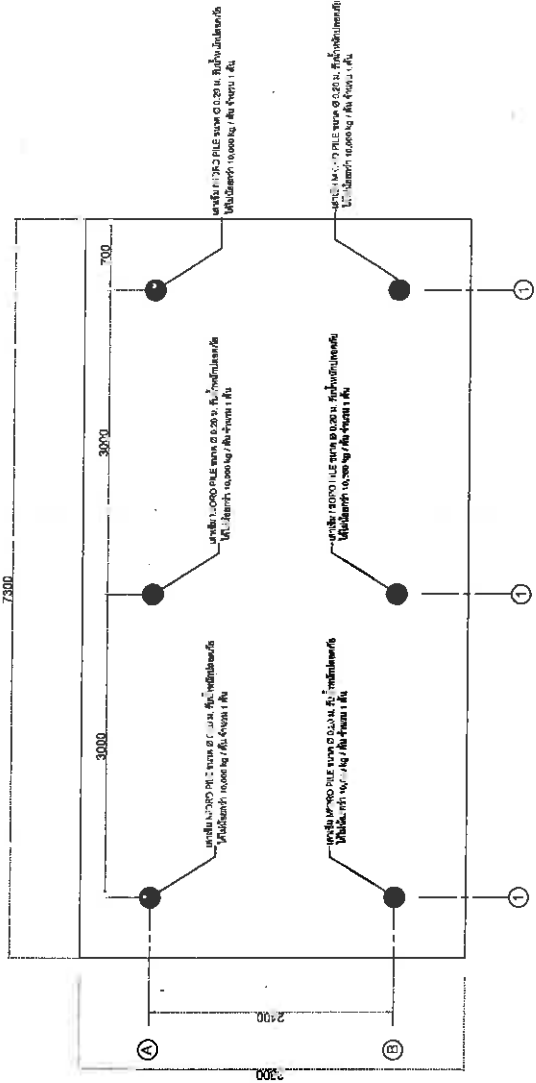

แปลนเตาสูบลม  
SCALE 1:100

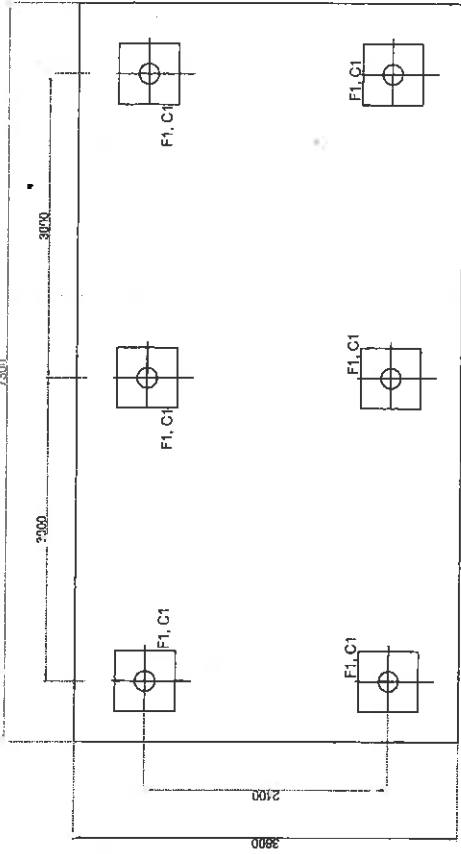

แปลนฐานราก  
SCALE 1:100

ลงชื่อ.....*CP*.....ประธานกรรมการ  
ลงชื่อ.....*[Signature]*.....กรรมการ  
ลงชื่อ.....*[Signature]*.....กรรมการ  
ลงชื่อ.....*[Signature]*.....กรรมการ  
ลงชื่อ.....*[Signature]*.....กรรมการ



ฝ่ายโครงการ :

CONTRACTOR:

PROJECT NAME:

เครื่องกำเนิดไฟฟ้า ขนาด 600 กิโลวัตต์  
โครงการสร้างเครื่องกำเนิดไฟฟ้า

LOCATION:

สถานีสูบน้ำหนองกระแชะ ( SUMP 5 )

ELECTRICAL ENGINEER:

DATE:

CIVIL ENGINEER:

นายสุวิทย์ บุญยัง ภ.72799

DRAWING TITLE:

DATE: 9-11-564

REVISION:

NO	DATE	BY	DESCRIPTION


DRAWING NO. CC-02

SWORN U. Suwan U.





CHECK BY:

APPROVED BY: Kasim . C

FILENAME:

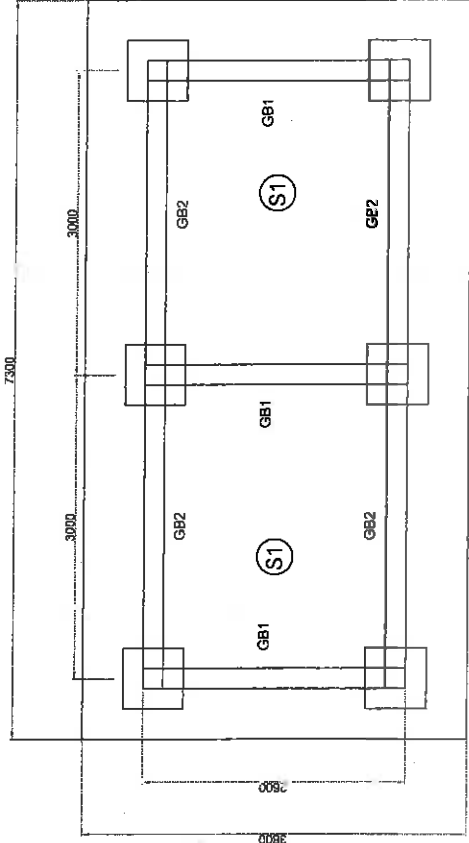

แปลน กว้าง  
SCALE 1:100

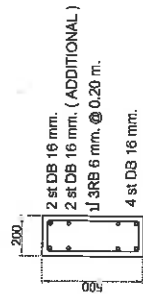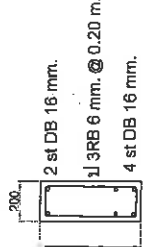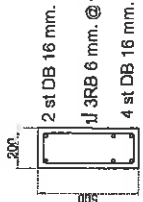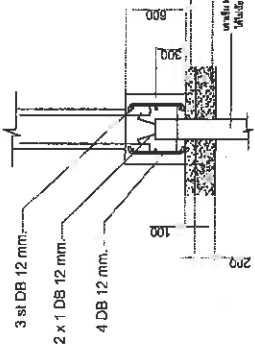

ลงชื่อ.....*CM*.....กรรมการ  
 ลงชื่อ.....*Abhisit*.....กรรมการ  
 ลงชื่อ.....*W*.....กรรมการ  
 ลงชื่อ.....*W*.....กรรมการ

ลงชื่อ.....*W*.....กรรมการ  
 ลงชื่อ.....*W*.....กรรมการ



กรมโยธาธิการและผังเมือง

CONTRACTOR:

PROJECT NAME:

เครื่องกำเนิดไฟฟ้า ขนาด 600 กิโลวัตต์  
โครงการสร้างระบบจ่ายไฟฟ้า

LOCATION:

สถานีสูบน้ำบาดาลระบบถก (SUMP 5)

ELECTRICAL ENGINEER:

DATE:

CIVIL ENGINEER:

นายบุญพล บุญวงศ์ กอ. 72799

DRAWING TITLE

DATE: 3-11-2564

REVISION:

NO	DATE	BY	DESCRIPTION


DRAWING NO. CC - 03

SAWAN U.

CHECK BY:

APPROVED BY: Kasim . C

FILENAME:

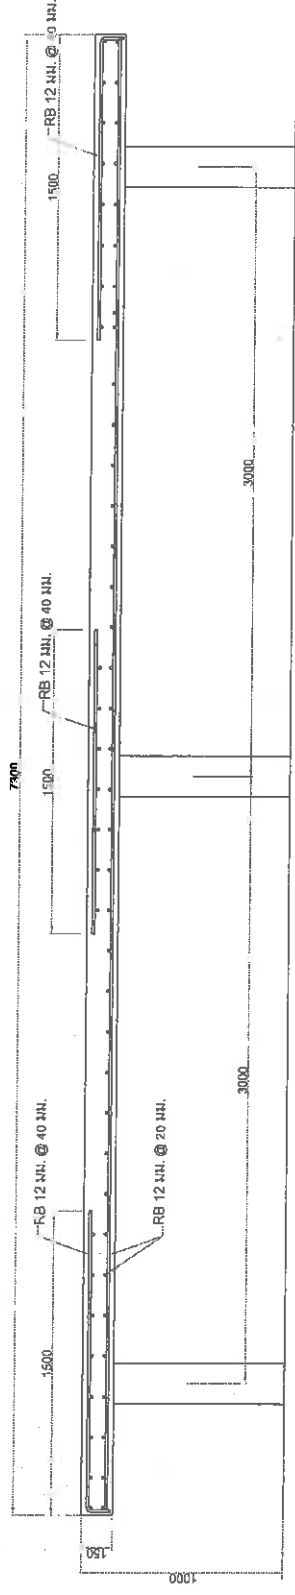

S 1  
SCALE 1:50

ลงชื่อ.....ประธานกรรมการ      ลงชื่อ.....กรรมการ      ลงชื่อ.....กรรมการ      ลงชื่อ.....กรรมการ  
 ลงชื่อ.....      ลงชื่อ.....      ลงชื่อ.....      ลงชื่อ.....

Contractor Logo



CONTRACTOR:

PROJECT NAME:

เครื่องกำเนิดไฟฟ้า ขนาด 600 กิโลวัตต์  
โครงสร้างหีบห่อเครื่องกำเนิดไฟฟ้า

LOCATION:

ELECTRICAL ENGINEER:

DATE:

CIVIL ENGINEER:

นายสุวิทย์ บุญวงศ์ 00.72799

DRAWING TITLE:

DATE: 9-11-2564

REVISION:


NO	DATE	BY	DESCRIPTION

DRAWING NO. CC-04

CHECK BY:

APPROVED BY: Kasorn . C

FILENAME:

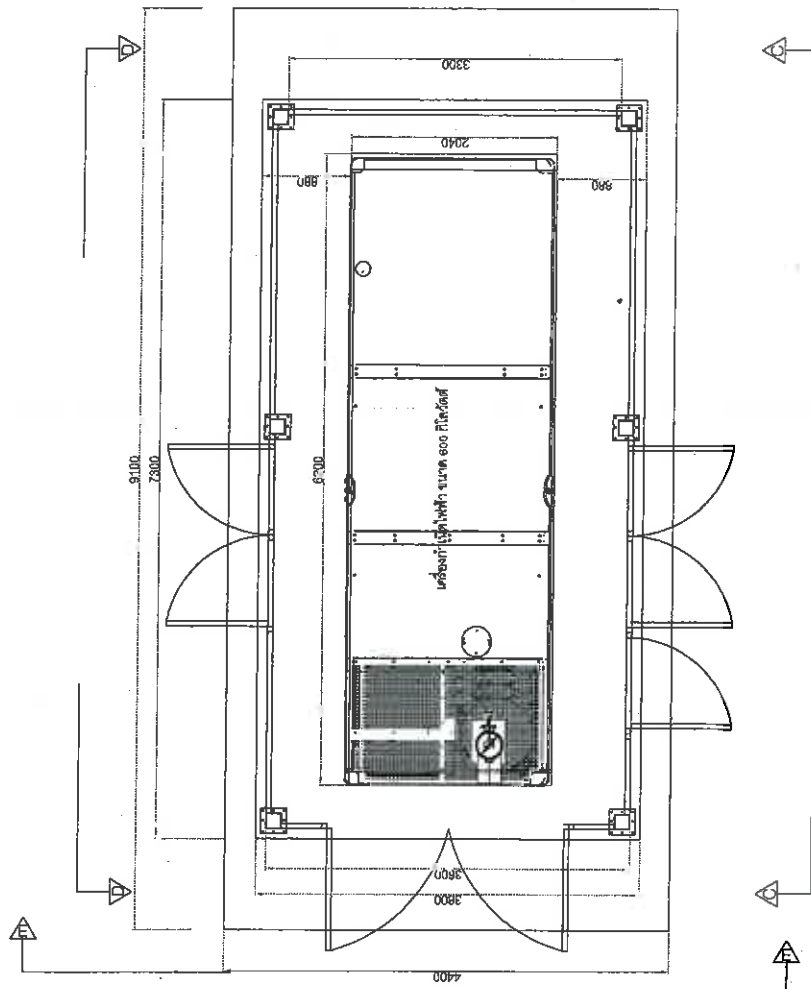

แปลนโครงสร้างเครื่องกำเนิดไฟฟ้า  
SCALE 1:100

ลงชื่อ.....ประธานกรรมการ

ลงชื่อ.....กรรมการ

ลงชื่อ.....กรรมการ

ลงชื่อ.....กรรมการ

ลงชื่อ.....กรรมการ

ลงชื่อ.....กรรมการ

ลงชื่อ.....กรรมการ

ลงชื่อ.....กรรมการ

7



CONTINUE

PROJECT NAME:

เครื่องกำเนิดไฟฟ้า ขนาด 800 กิโลวัตต์  
โครงการสำหรับวางเครื่องกำเนิดไฟฟ้า

LOCATION:

สถานีสูบน้ำหนองพระยา ( SUMP 5 )

ELECTRICAL ENGINEER:

DATE:

CIVIL ENGINEER:

นายบุญทด บุญวงศ์ ก.บ. 72799

DRAWING TITLE

DATE: 9-11-2564

REVISION:

NO	DATE	BY	DESCRIPTION


DRAWING NO. CC - 05

SWORN U.

CHECK BY:

APPROVED BY: Kasem . C

FILENAME:

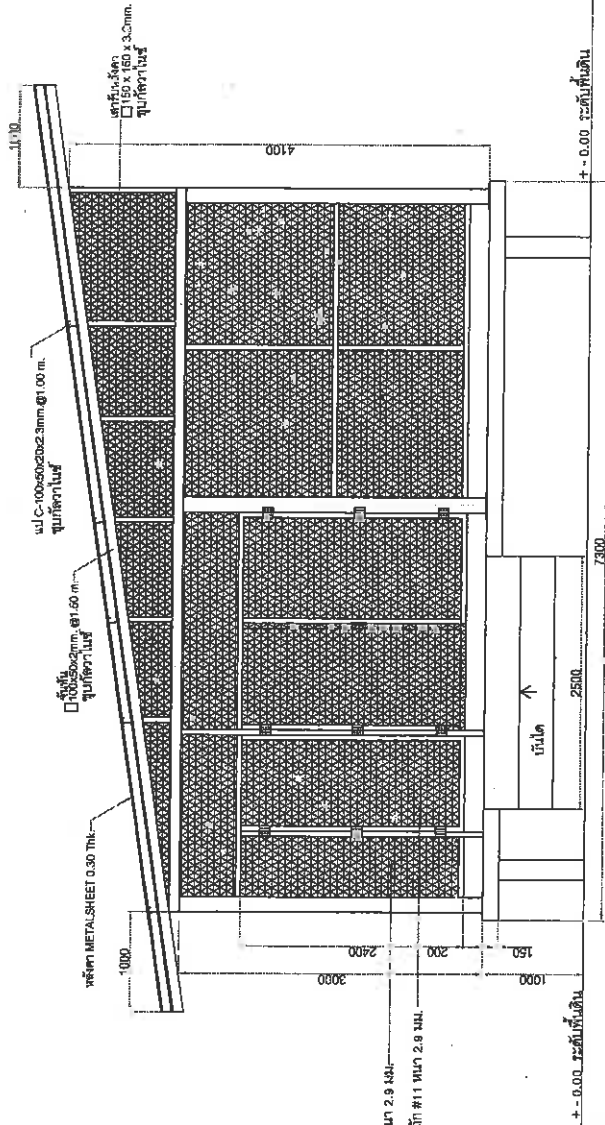

รูปด้าน C-C  
SC-E 1:100

เหล็กดาดหัวขั้ว #11 ขนาด 2.9 มม.

ประจุกเหล็กดาดหัวขั้ว #11 ขนาด 2.9 มม.

+/- 0.00 ระดับพื้นดิน

บันได ↑

ลงชื่อ.....*[Signature]*.....ประธานกรรมการ

ลงชื่อ.....*[Signature]*.....กรรมการ

ลงชื่อ.....*[Signature]*.....กรรมการ

บริษัท ธีรพัฒน์



CONTRACTOR

PROJECT NAME:

เครื่องกำเนิดไฟฟ้า ขนาด 600 กิโลวัตต์  
โครงการสร้างระบบเครื่องกำเนิดไฟฟ้า

LOCATION:

สถานีสูบน้ำหนองกระเทียม (SUMP 5)

ELECTRICAL ENGINEER:

DATE

CIVIL ENGINEER

นายสุวิทย์ บุญงศ์ 72799

DRAWING TITLE

DATE: 9-11-2561

REVISION:

NO	DATE	BY	DESCRIPTION


DRAWING NO. CC-07

Drawn U.

CHECK BY:

APPROVED BY: Kasem . C

FILENAME:

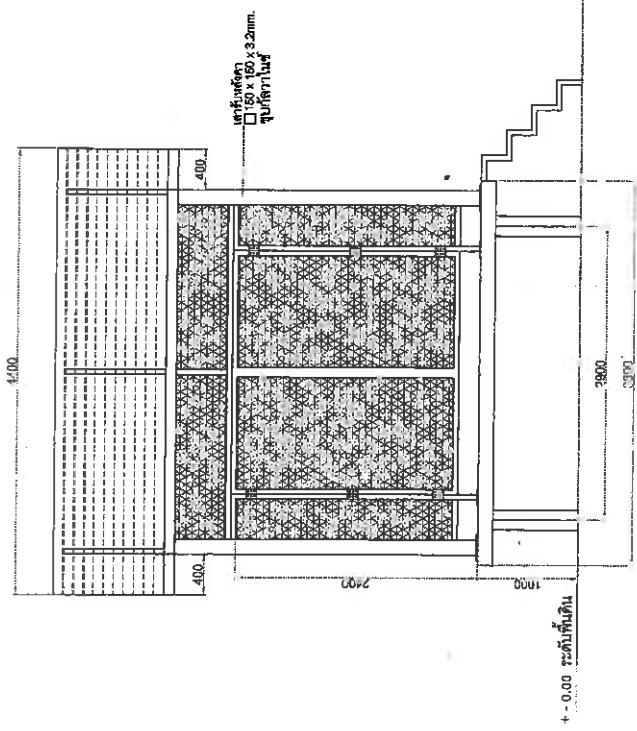

รูปด้าน C - C  
SCALE 1:10

ลงชื่อ.....ประธานกรรมการ      ลงชื่อ.....กรรมการ      ลงชื่อ.....กรรมการ      ลงชื่อ.....กรรมการ

ลงชื่อ.....กรรมการ      ลงชื่อ.....กรรมการ      ลงชื่อ.....กรรมการ      ลงชื่อ.....กรรมการ

กรมโยธาธิการและผังเมือง



CONTRACTOR:

PROJECT NAME:

เครื่องสร้างกำลังทางเครื่องกำเนิดไฟฟ้า เครื่องกำเนิดไฟฟ้า ขนาด 800 กิโลวัตต์

LOCATION:

สถานีสูบน้ำหนองกระแชะ ( SUMP 5 )

ELECTRICAL ENGINEER:

DATE:

นายประจักษ์ ภู่อิทธิ สท.4799

CIVIL ENGINEER:

DRAWING TITLE:

ATS 1600A

DATE:

9-11-2564

REVISION:

NO

DATE

EY

DESCRIPTION

DRAWING BY:

Suran U.

DRAWING NO.:


E-01

CHECK BY:

Kasem . C

APPROVED BY:


FILENAME:

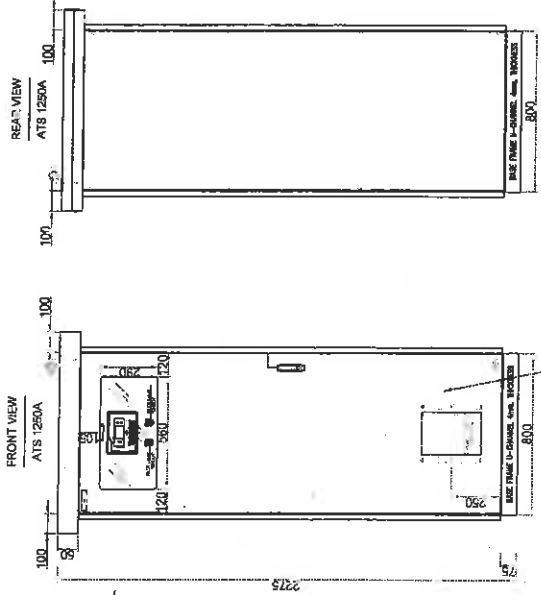


NO.	REVISION	DATE
1	AS SHOWN	08
2	REVISED	10
3	REVISED	10
4	REVISED	10

DATE: 08/11/2021  
 PROJECT: 2020-0000-01  
 FORM 20 1/54

FRONT WITHOUT COVER-1  
ATS 1250A

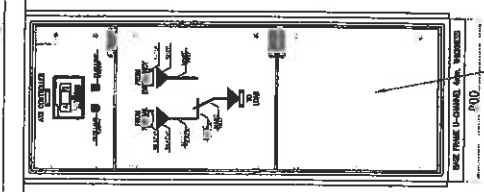

FRONT WITHOUT COVER-2  
ATS 1250A

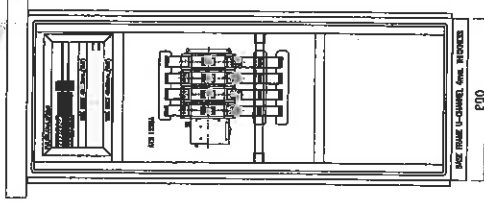

ลงชื่อ.....ประธานกรรมการ

ลงชื่อ.....กรรมการ

ลงชื่อ.....กรรมการ

ลงชื่อ.....กรรมการ

ลงชื่อ.....กรรมการ

ลงชื่อ.....กรรมการ

ลงชื่อ.....กรรมการ

ลงชื่อ.....กรรมการ

ลงชื่อ.....กรรมการ

ลงชื่อ.....



เจ้าชอง วิศวกร :

CONTRACTOR :

PROJECT NAME :

โครงการสร้างหับวางเครื่องกำเนิดไฟฟ้า เครื่องกำเนิดไฟฟ้า ขนาด 600 กิโลวัตต์

LOCATION :

สถานีสูบน้ำหนองกระบอก ( SUMP 5 )

ELECTRICAL ENGINEER :

DATE :

นายชาญ คุตทิศรี สท. 708

CIVIL ENGINEER :

DRAWING TITLE :

ตู้ควบคุมเครื่องกำเนิดไฟฟ้า

DATE : 9-11-2564

REVISION :

NO DATE BY DESCRIPTION

DRAWING BY :




Suvan U.

DRAWING NO. E-02

CHECK BY :

APPROVED BY: Kasem . C

FILENAME :

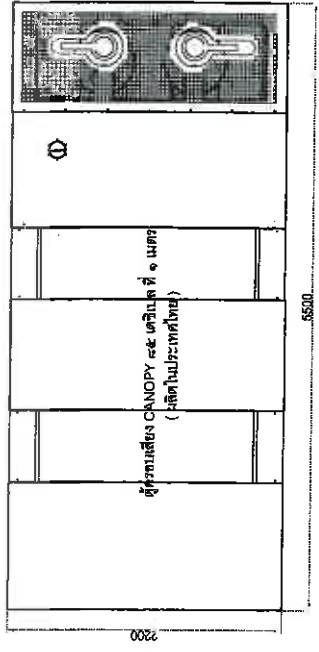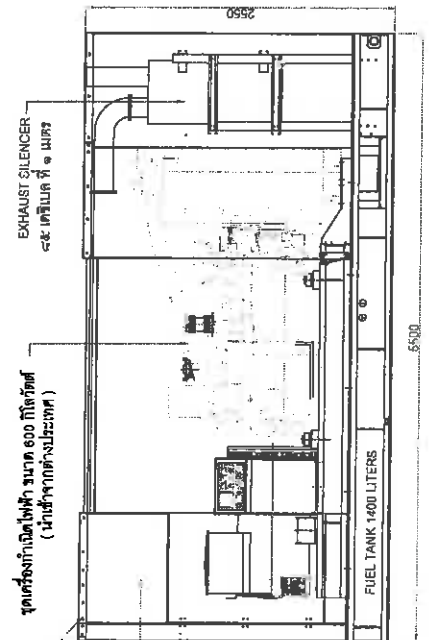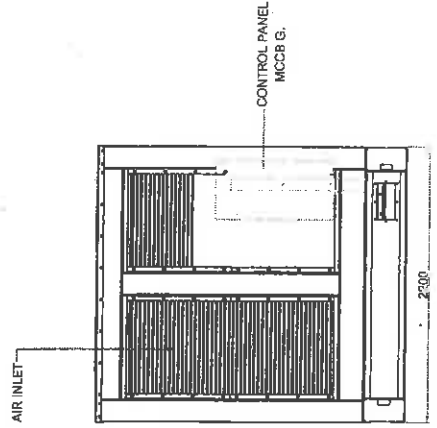

ลงชื่อ.....ประธานกรรมการ ลงชื่อ.....กรรมการ ลงชื่อ.....กรรมการ

ลงชื่อ.....กรรมการ ลงชื่อ.....กรรมการ ลงชื่อ.....กรรมการ



เจ้าของ โครงการ :

CONTRACTOR:

PROJECT NAME:

โครงการสร้างระบบเครื่องกำเนิดไฟฟ้า เครื่องกำเนิดไฟฟ้า ขนาด 600 กิโลวัตต์

LOCATION :

สถานีสูบน้ำหนองกระเทียม (SUMP 5)

ELECTRICAL ENGINEER :

นายสมชาย ภูมิพันธ์ สผ.4708

CIVIL ENGINEER :

DRAWING TITLE

ชุดเครื่องกำเนิดไฟฟ้า ขนาด 600 กิโลวัตต์

DATE : 9-11-2564

REVISION :

NO DATE BY DESCRIPTION


DRAWING BY :

สุวิมล U. E-03

CHECK BY :

APPROVED BY : Kasem . C


FILENAME :

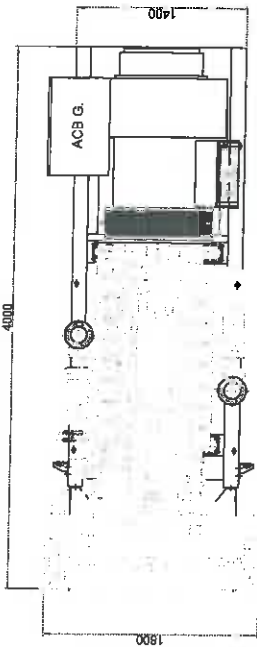


ตู้ควบคุม

ตู้ควบคุม

ชุดเครื่องกำเนิดไฟฟ้า ขนาด 600 กิโลวัตต์ ( นำเข้าจากต่างประเทศ )

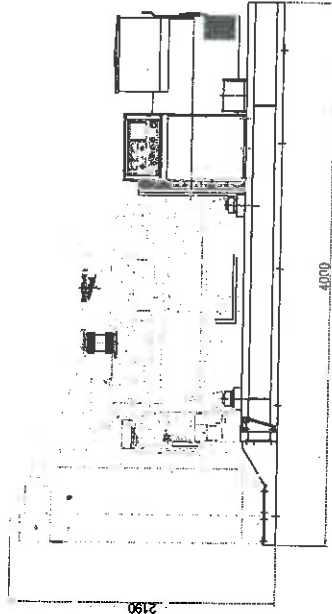

ตู้ยंत्रจักร

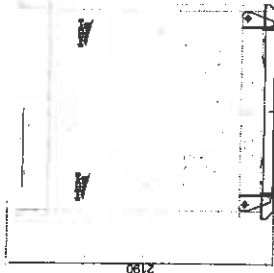

ตู้ยंत्रจักร

ลงชื่อ.....ประธานกรรมการ ลงชื่อ.....กรรมการ ลงชื่อ.....กรรมการ

ลงชื่อ.....กรรมการ ลงชื่อ.....กรรมการ ลงชื่อ.....กรรมการ